

UNITA' DI MISSIONE PER IL PIANO NAZIONALE DI RIPRESA E RESILIENZA

Missione 4 - Istruzione e Ricerca

Componente 1 - Potenziamento dell'offerta dei servizi di istruzione: dgli asili nido e Università

Investimento 1.5 - "Sviluppo del sistema di formazione professionale terziaria (ITS)" del Piano nazionale di ripresa e resilienza, finanziato dall'Unione europea – Next Generation EU**Linea di investimento:** M4C111.5 - Sviluppo e riforma degli ITS Academy

Potenziamento dei laboratori degli Istituti Tecnologici Superiori 4.0 - ITS Tecnologie Innovative per il Made in Italy

CUP:G14D23001980006 - Cod. PROGETTO: M4C111.5-2023-1002-P-26931

IMPORTO PROGETTO Euro 2.163.482,95

PROGETTAZIONE



Responsabile Unico Procedimento:

Giuseppe Negro

Rappresentante legale:

Luciano Carmine Barbetta

STATO DI PROGETTO IMPIANTO ELETTRICO
- CANALIZZAZIONE PRINCIPALE E SECONDARIA
Sede di Casarano

TAV. 16.1


CODICE:

DATA: FEB./2024

Disegnato da	Controllato da	Approvato da	Descrizione	Data
Ing. Giuseppe Bramato				febbraio/2024

LEGENDA

Simbolo	Descrizione	Simbolo	Descrizione
	CONTATORE ENEL		PUNTO LUCE 25 W, IP40, 4000K, 2900LM
	QUADRO ELETTRICO		PLAFONIERA 33W, 4000K, OTTICA DARKLITE - ESISTENTE
	INTERRUTTORE UNIPOLARE		LAMPADA EMERGENZA LED 250lm
	INTERRUTTORE DEVIATORE		LAMPADA EMERGENZA LED 500lm
	PULSANTE		PRESA TRASMISSIONE DATI
	PRESA SERIE CIVILE 230V-10/16 A		PRESA CEE DA PARETE IN CUSTODIA IP67, CON FUSIBILI 2P+N - 16A O 32A
	PRESA SERIE CIVILE 230V-10/16 A, UNEL		PRESA CEE DA PARETE IN CUSTODIA IP67, CON FUSIBILI 3P+N - 16A
	POSTAZIONE DI LAVORO COMPOSTA DA TORRETTA DOPPIA FACCIA, N.4X10/16A + N.2 TD		PULSANTE A TIRANTE
	IMPIANTO DI CHIAMATA E SEGNALE Bagni Disabili		CASSETTA DI DERIVAZIONE F.M.
	MONTANTE CANALIZZAZIONE F.M.		
	CANALIZZAZIONE A VISTA		CANALIZZAZIONE INCASSATA
	CAVIDOTTO INTERRATO		CORDA DI RAME NUDA

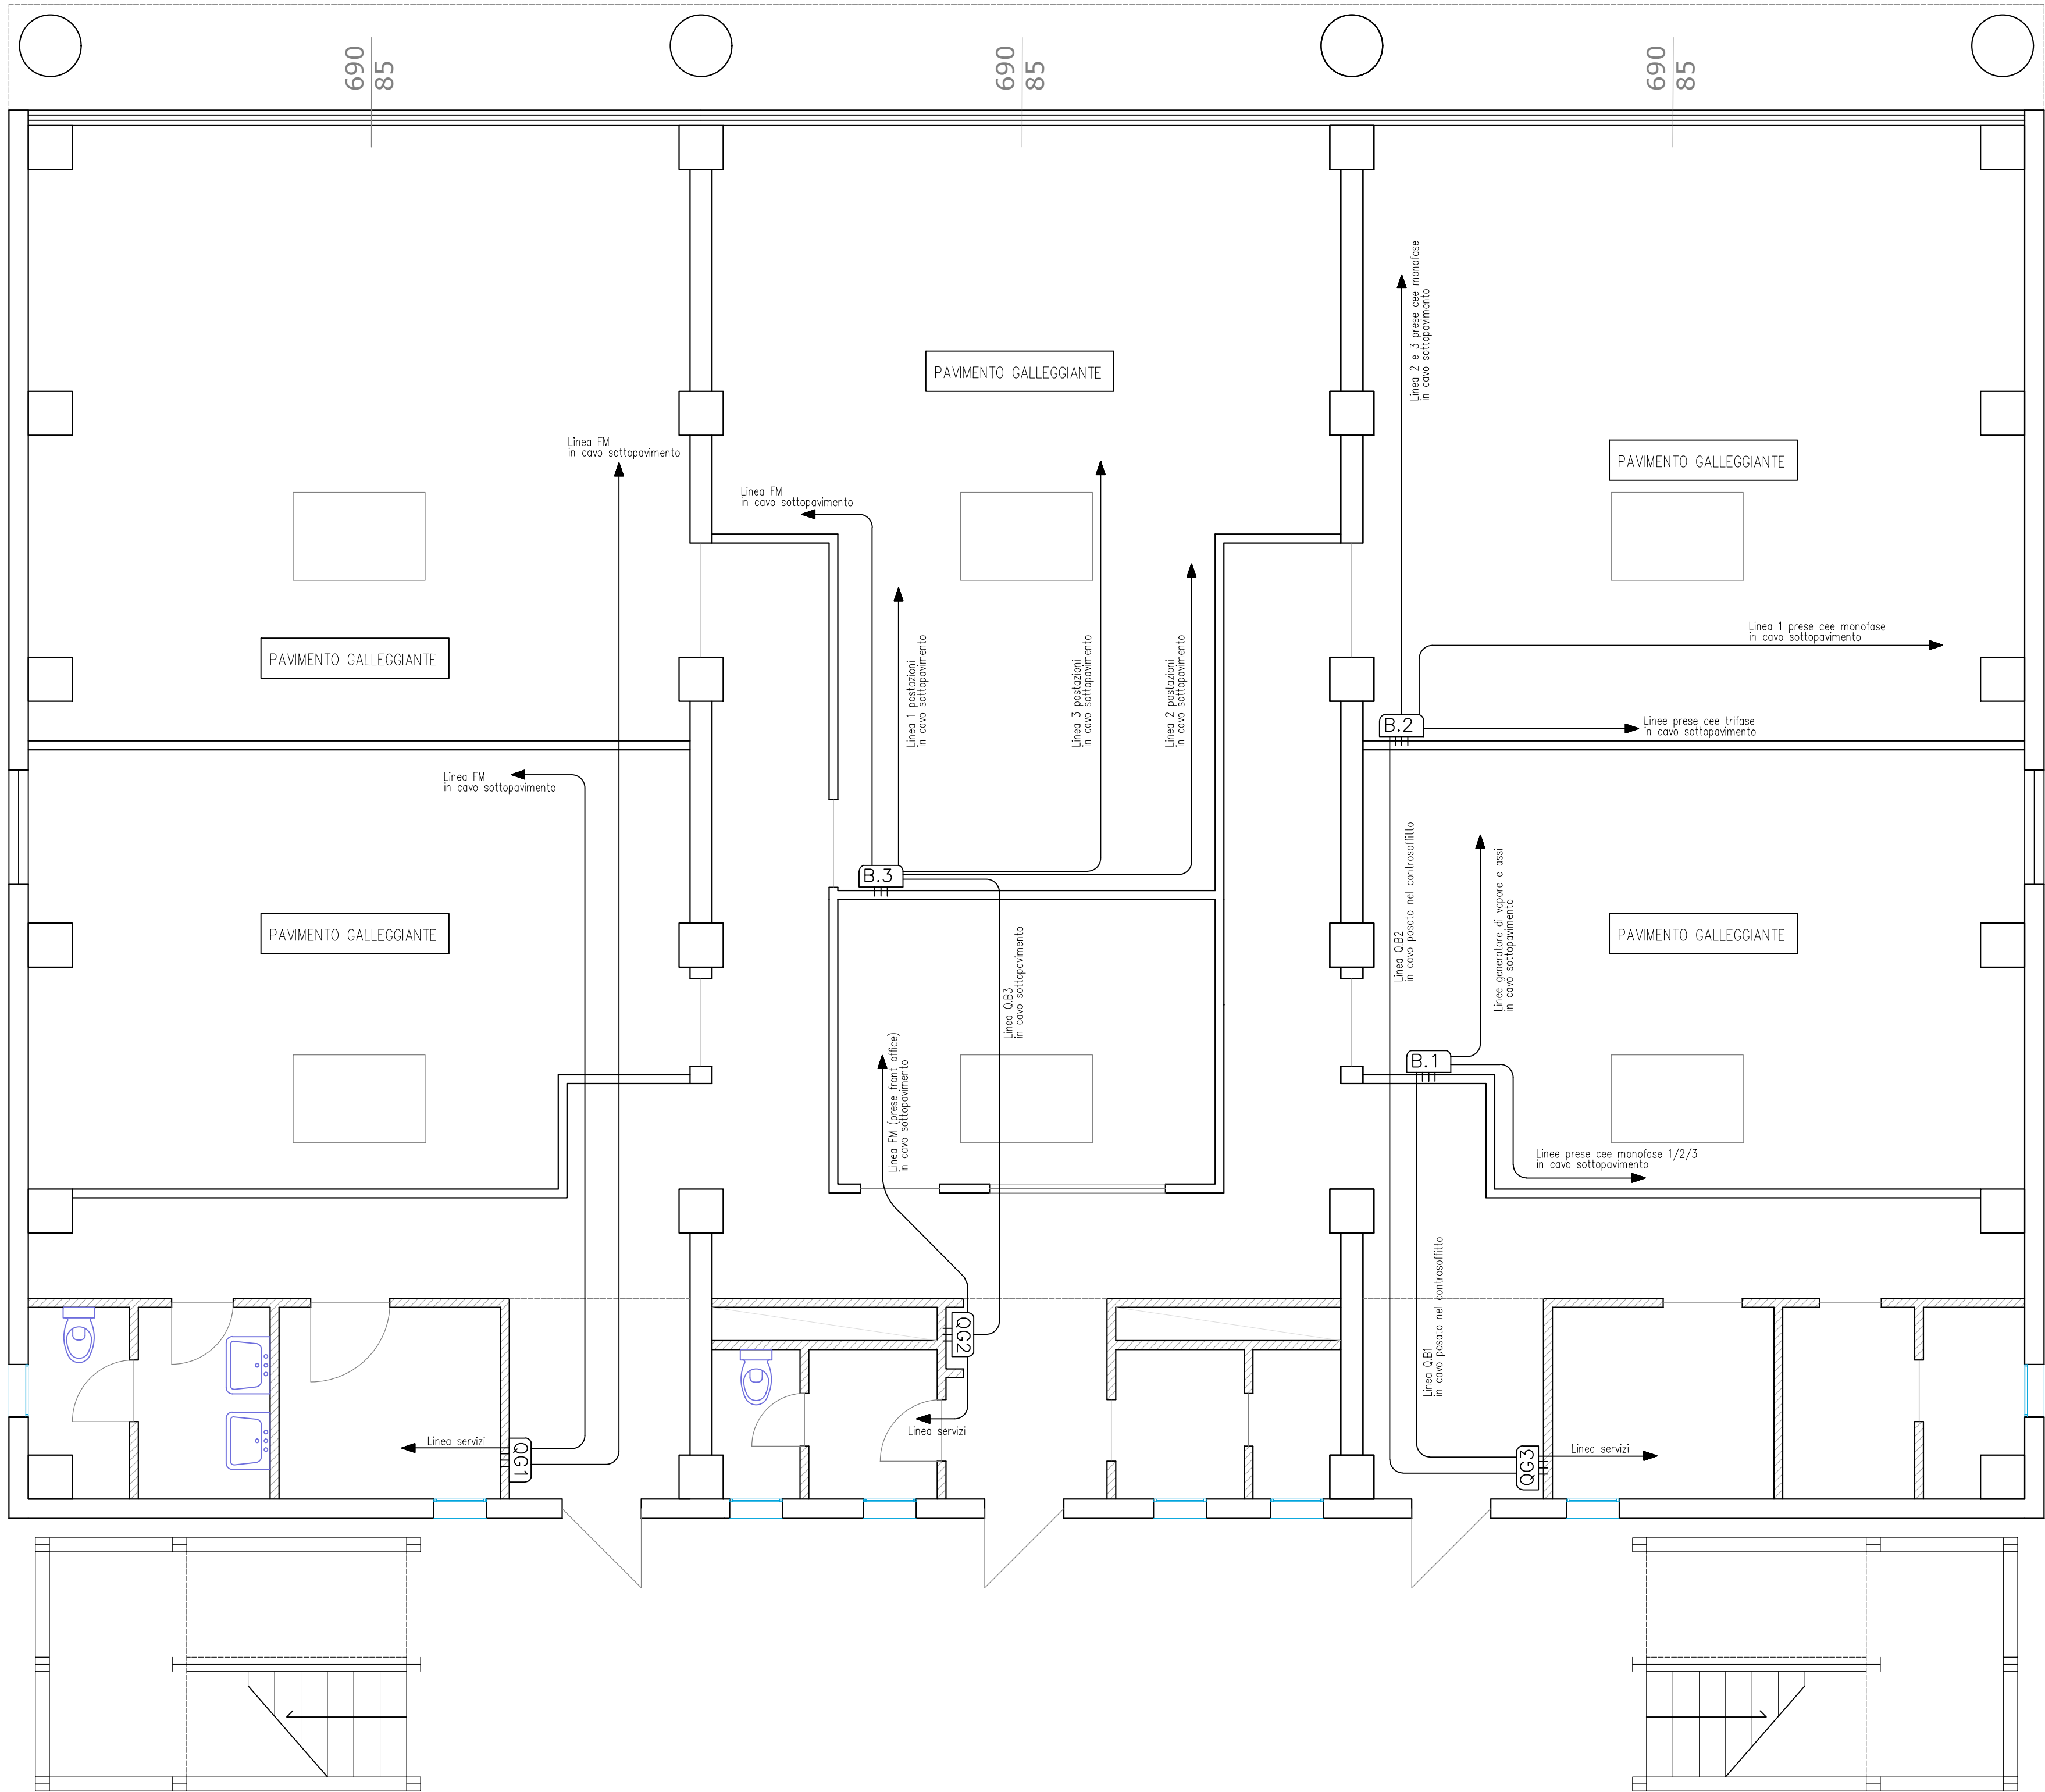

Pianta Piano Primo - Canalizzazioni elettriche f.m. - Scala 1:50