

UNITA' DI MISSIONE PER IL PIANO NAZIONALE DI RIPRESA E RESILIENZA
Missione 4 - Istruzione e Ricerca
Componente 1 - Potenziamento dell'offerta dei servizi di istruzione: dagli asili nido e Università
**Investimento 1.5 - Sviluppo del sistema di formazione professionale terziaria (ITS) del Piano nazionale di ripresa e
 resilienza, finanziato dall'Unione europea – Next Generation EU**
Linea di investimento: MAC111.5 - Sviluppo e riforma degli ITS Academy

Potenziamento dei laboratori degli Istituti Tecnologici Superiori 4.0 - ITS Tecnologie Innovative per il Made in Italy
CUP:G14D23001980006 - Cod. PROGETTO: M4C11I.5-2023-1002-P-26931

IMPORTO PROGETTO Euro 2.163.482,95


PROGETTAZIONE: Ing. Giuseppe Negro 	Responsabile Unico Procedimento: Giuseppe Negro
	Rappresentante legale: Luciano Carmine Barbetta

STATO DI PROGETTO - IMPIANTO DI CLIMATIZZAZIONE
Sede di Martina Franca


TAV. 18.2		CODICE:			DATA:		FEB./2024	
Disegnato da		Controllato da		Approvato da		Descrizione		Data
Ing. Giuseppe Bramato								febbraio/2024

Impianto di condizionamento

Scala 1:50

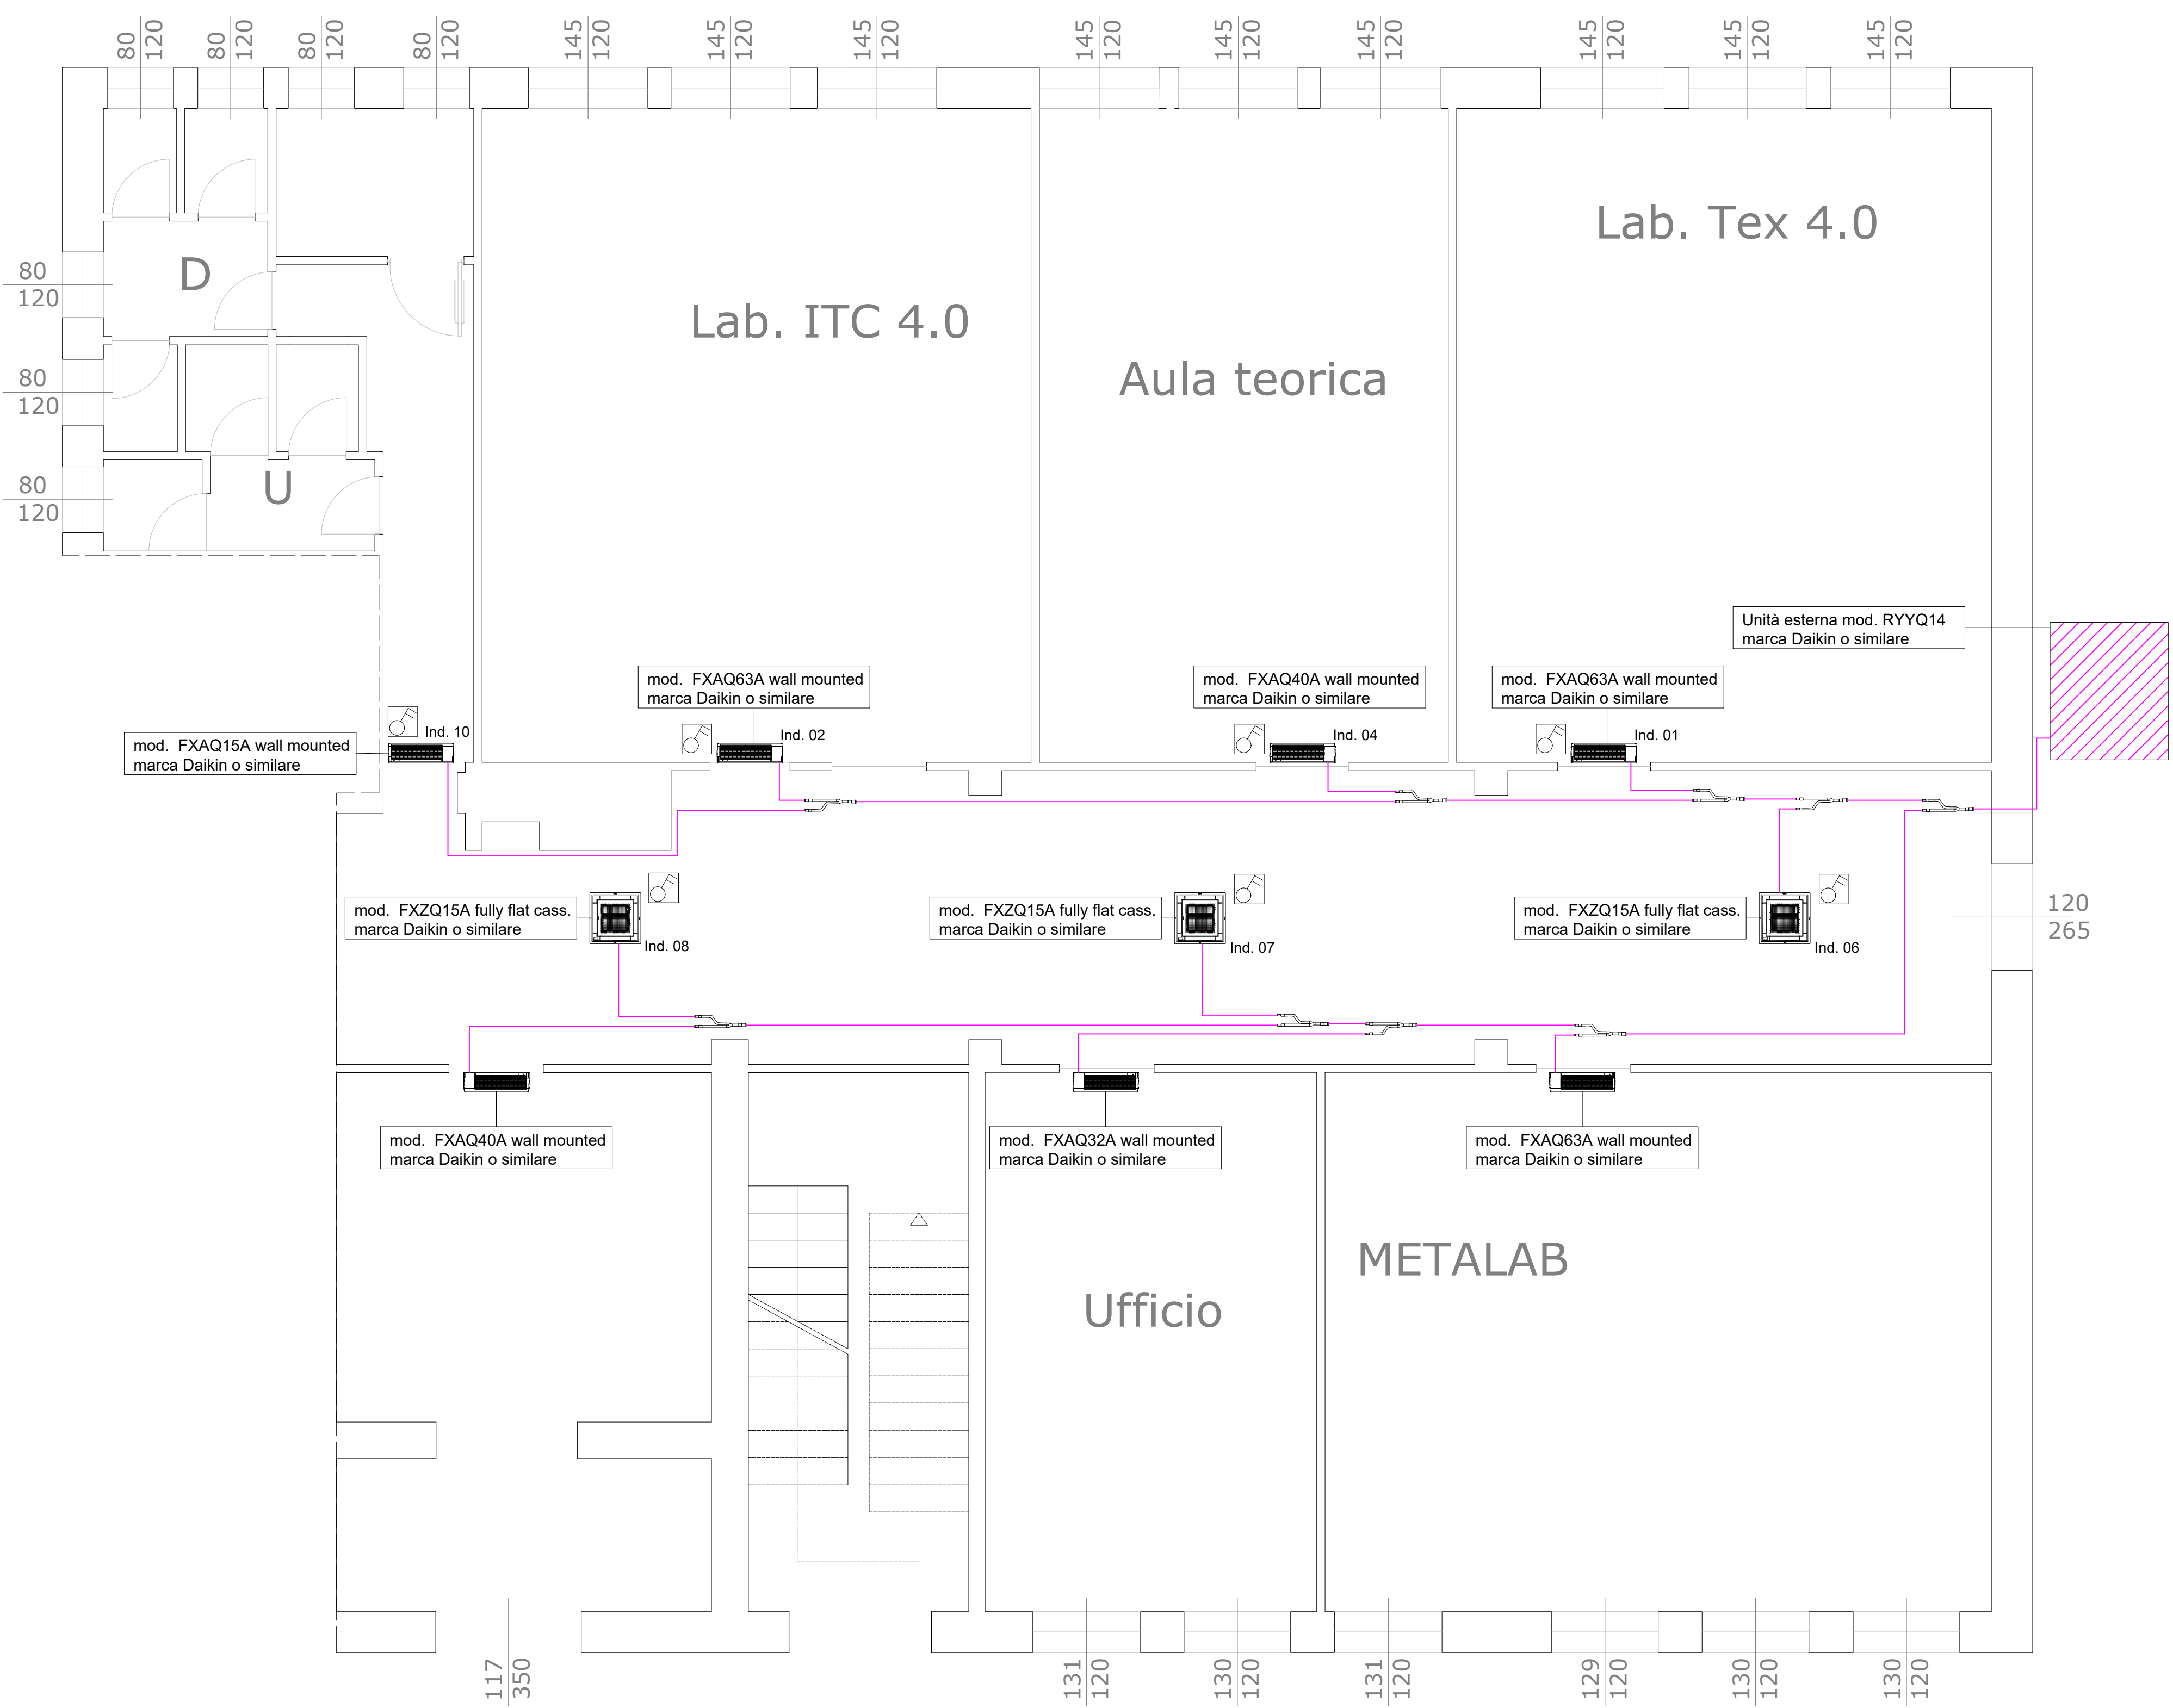

Schema unifilare frigorifero

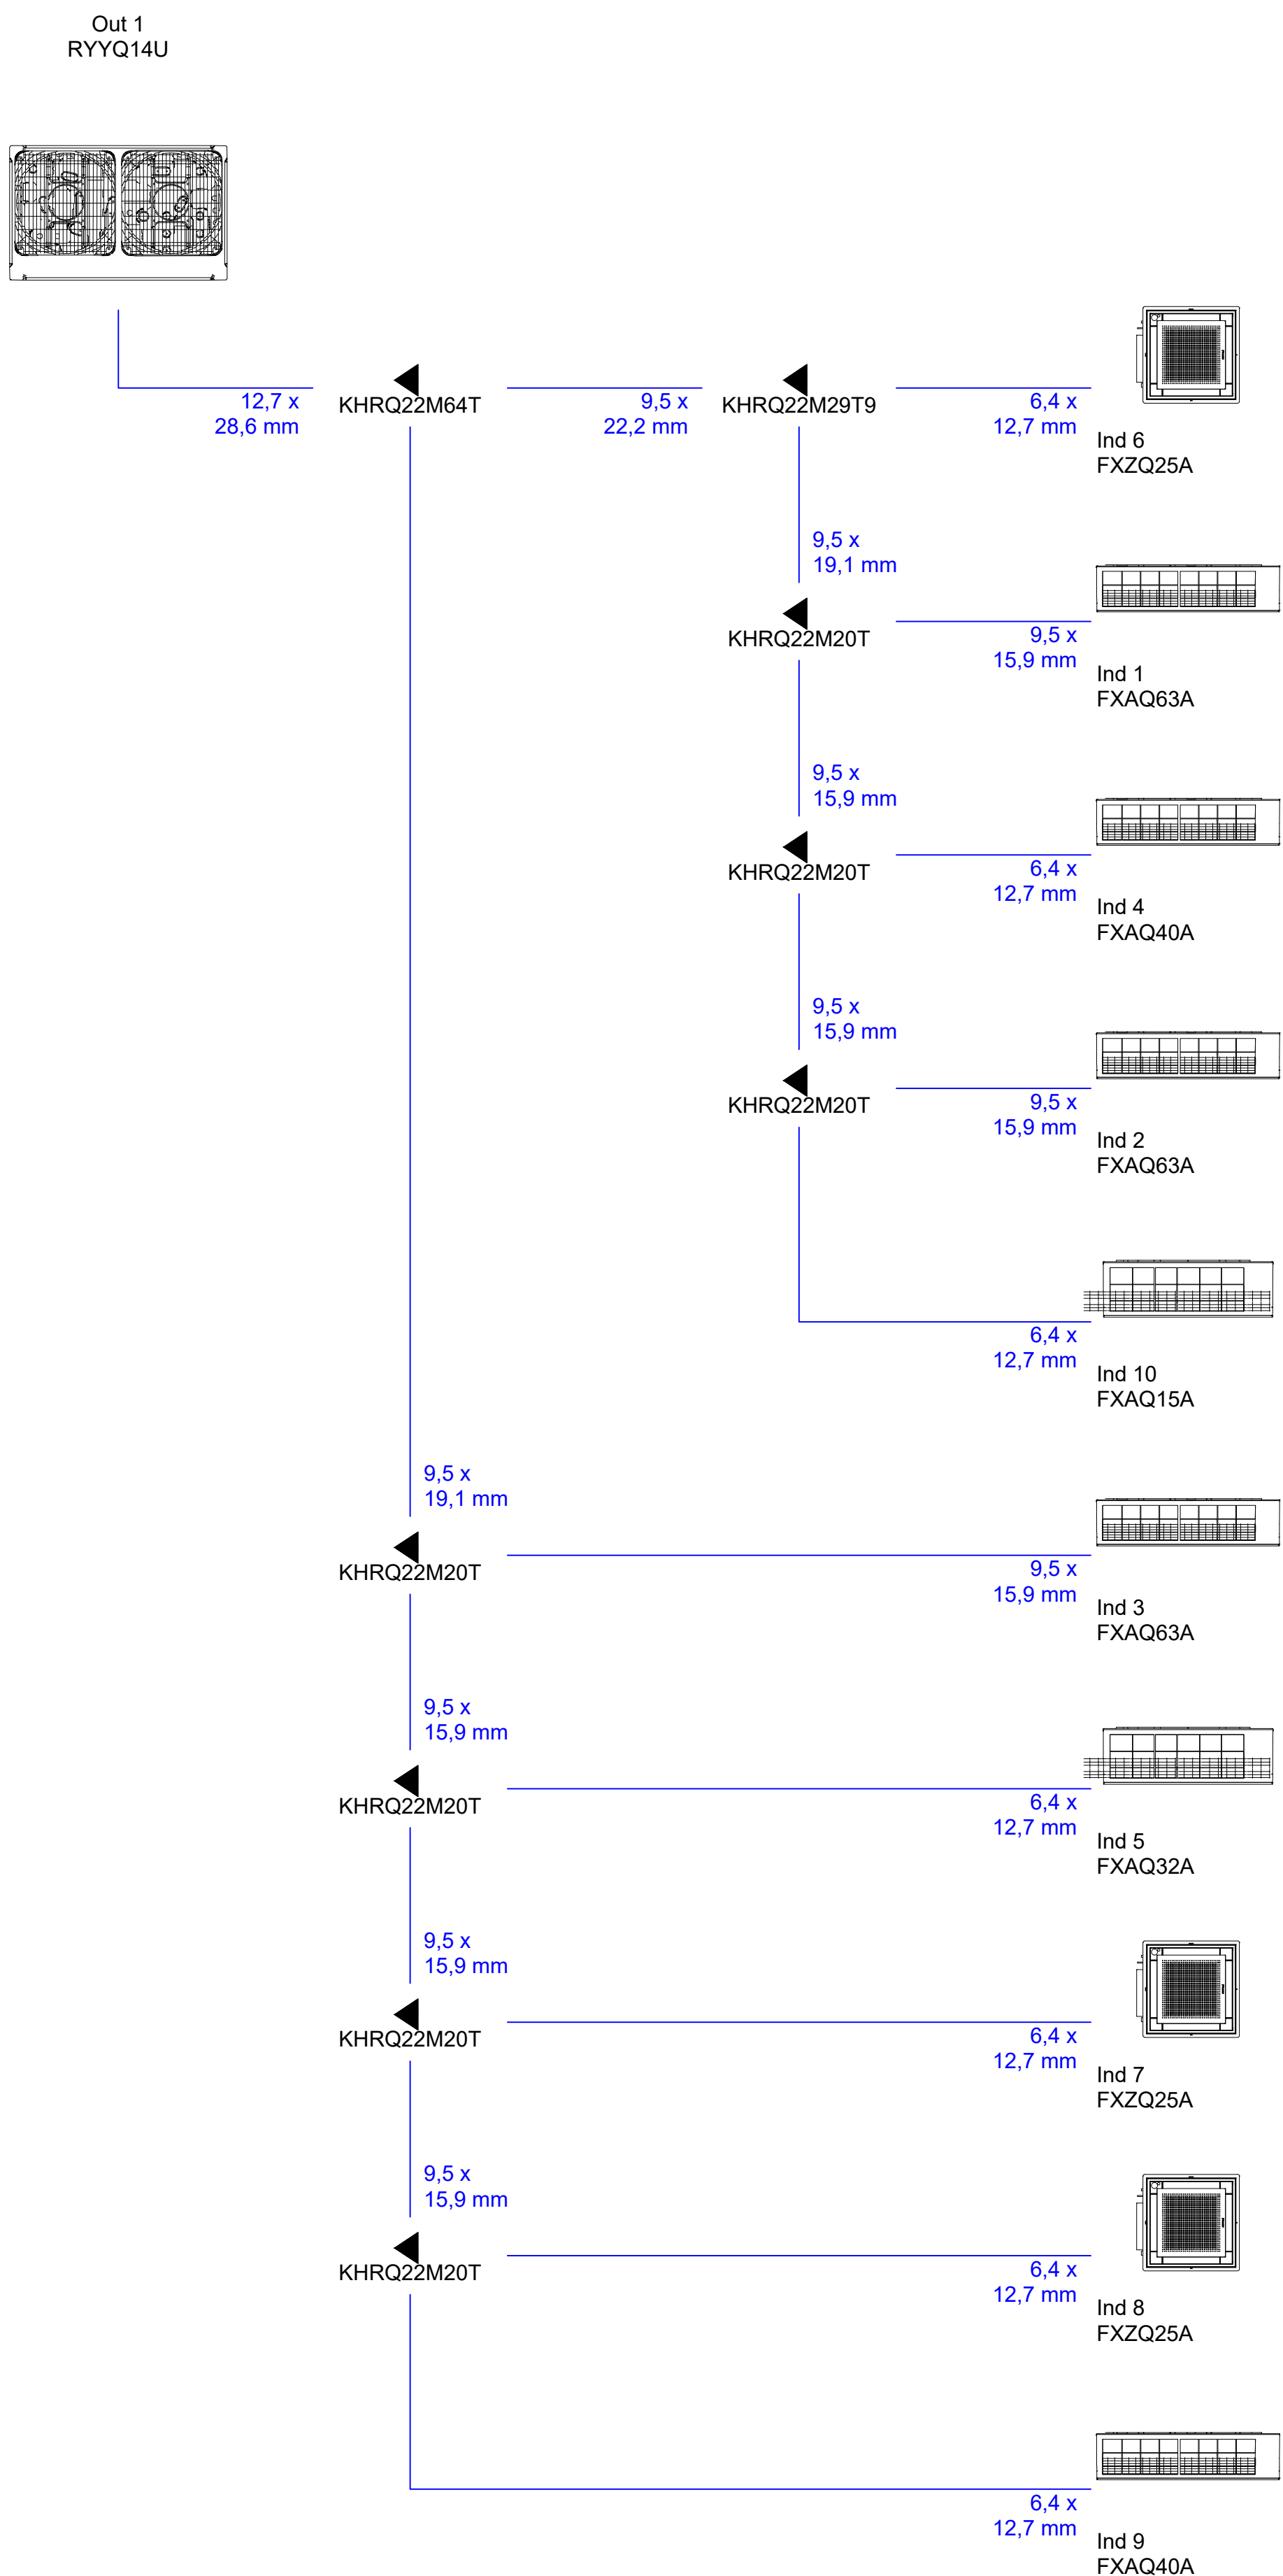

Schema unifilare elettrico

